


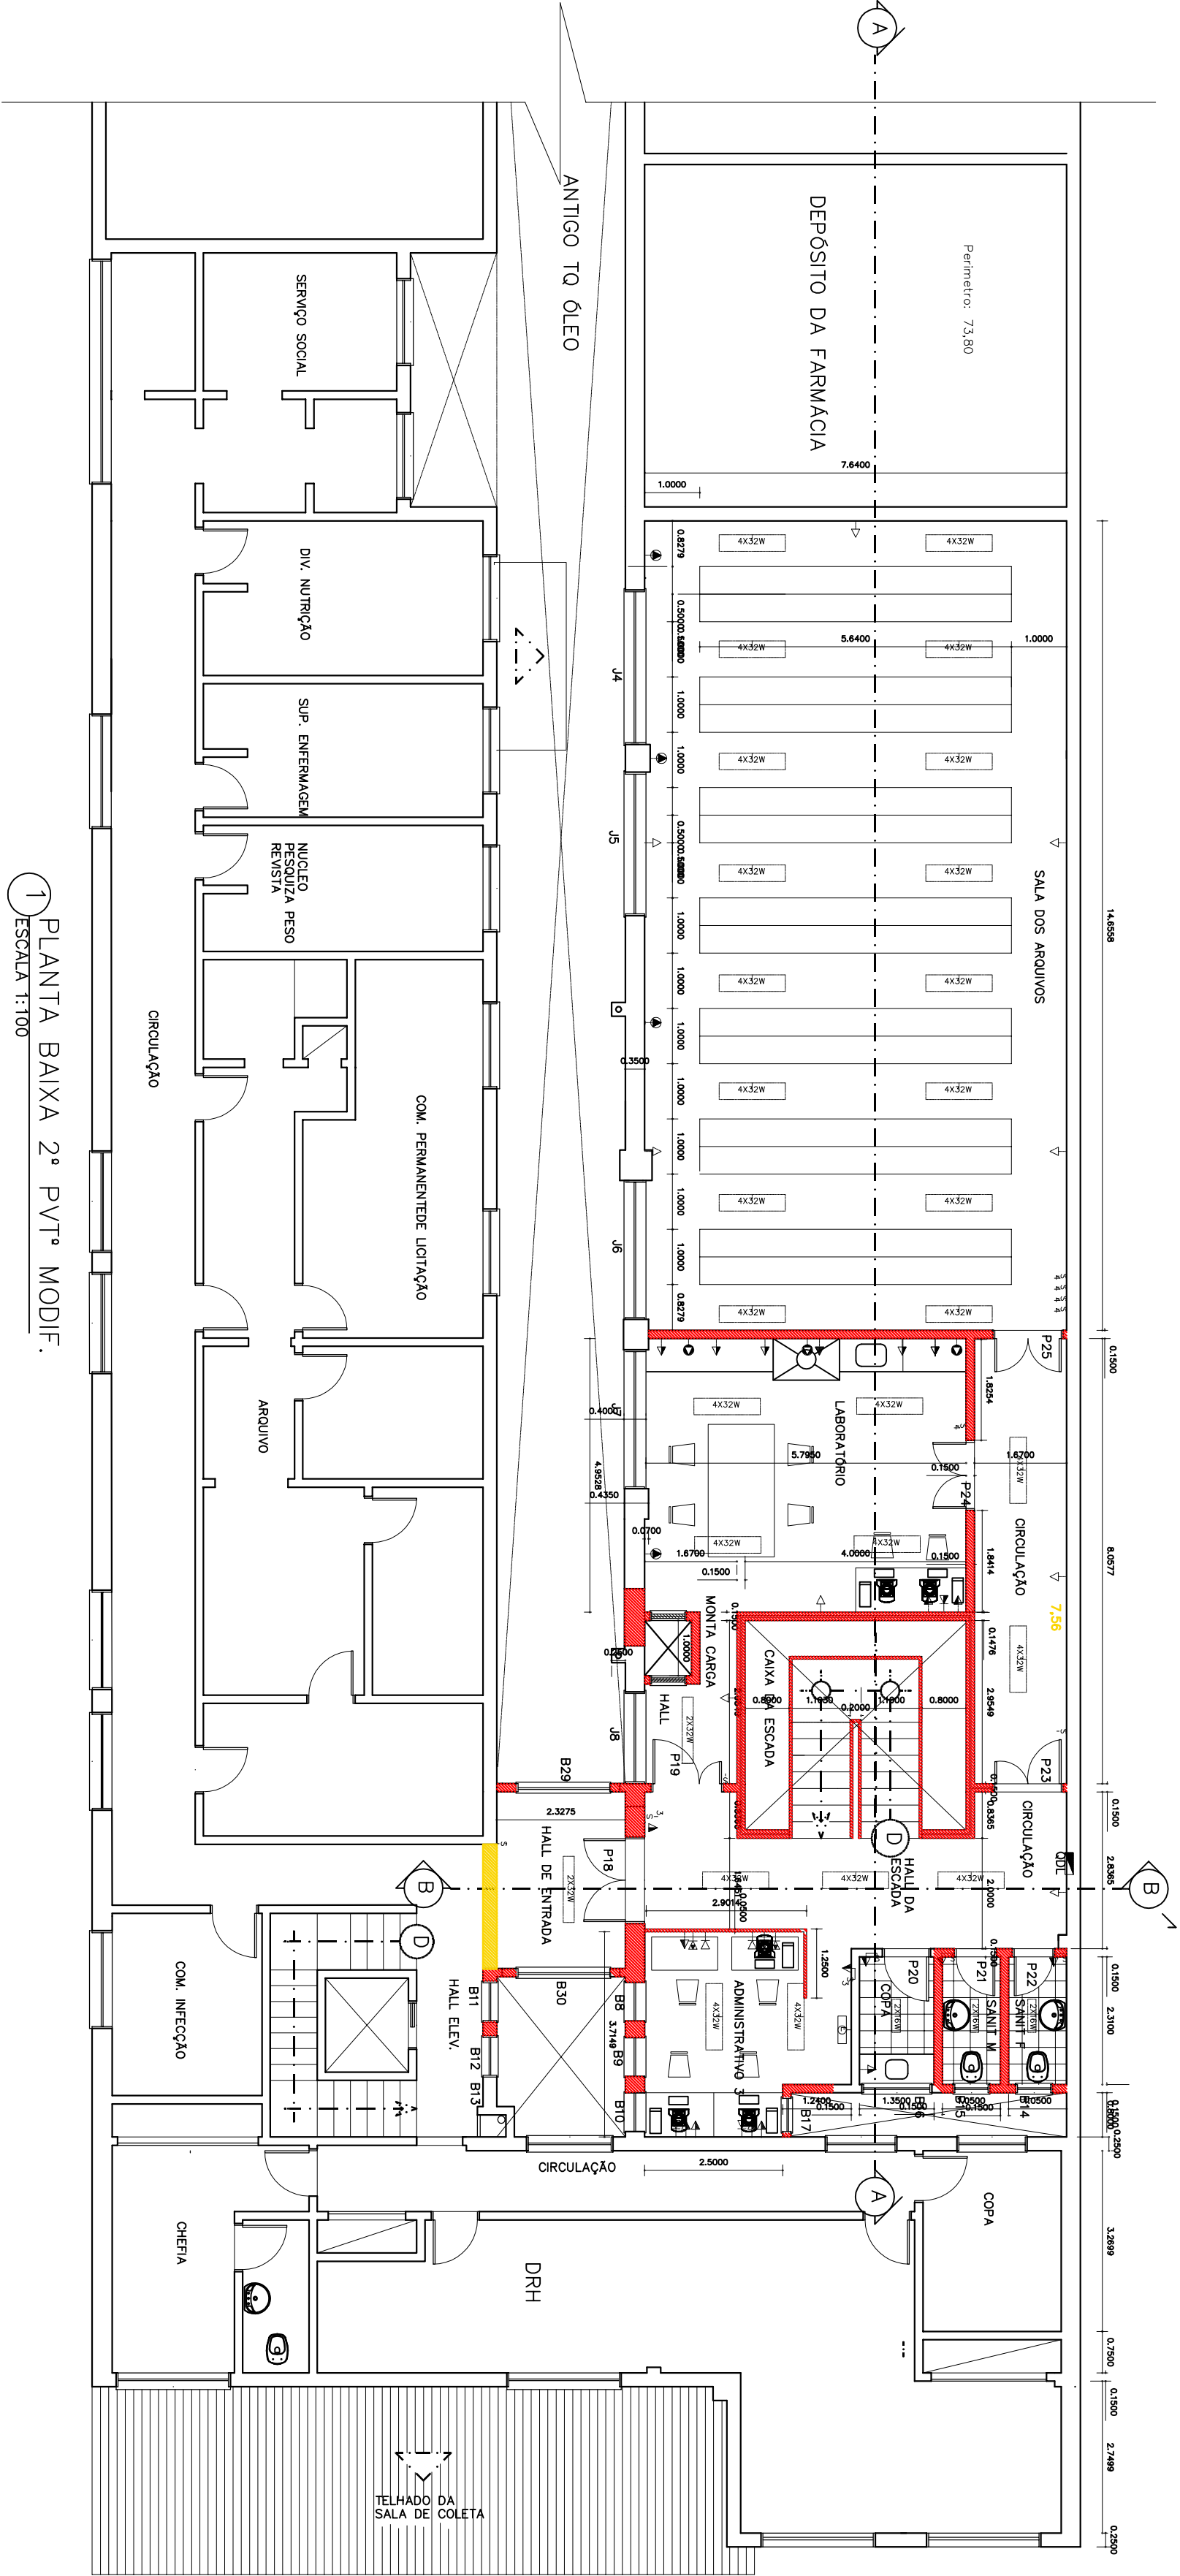

1 PLANTA BAIXA 2º PVTº MODIF.
1 ESCALA 1:100

- LUMINÁRIAS
- INTERRUPTORES
 - INTERFONIA
 - TEL. MAN. ENCANDESCENTES
 - LUZ DE EMERGÊNCIA
 - INTERF. CONJUGADOS
 - TOMADAS BAIAS
 - TOMADAS MEIA ALTURA
 - TOMADAS P/ ATE 1500W
 - INTERFONES
 - TELEFONES+LÓGICA
 - COMPUTADOR
 - TECLADO
 - PROCESSADOR
 - TOMADAS P/ ATE 800W
 - QUADRO DISJUNTOR



UNIRIO		SET. 2008
PROJETO ARQUIVO NOSOLÓGICO		
RESP. TÉCNICO		
ALUISIO CESAR ARQUITETO		
PROPRIETÁRIO DA OBRA	UNIRIO – HUGG	PRANCHA
DESENHO		DESENHO
ESCALA		ESCALA
1:100		
MODIFICADA – PLANTA BAIXA		